


LEGENDA SIMBOLI	
	Condizionatori da sostituire
	Unità trattamento aria da sostituire
	tubazioni esistenti da mantenere

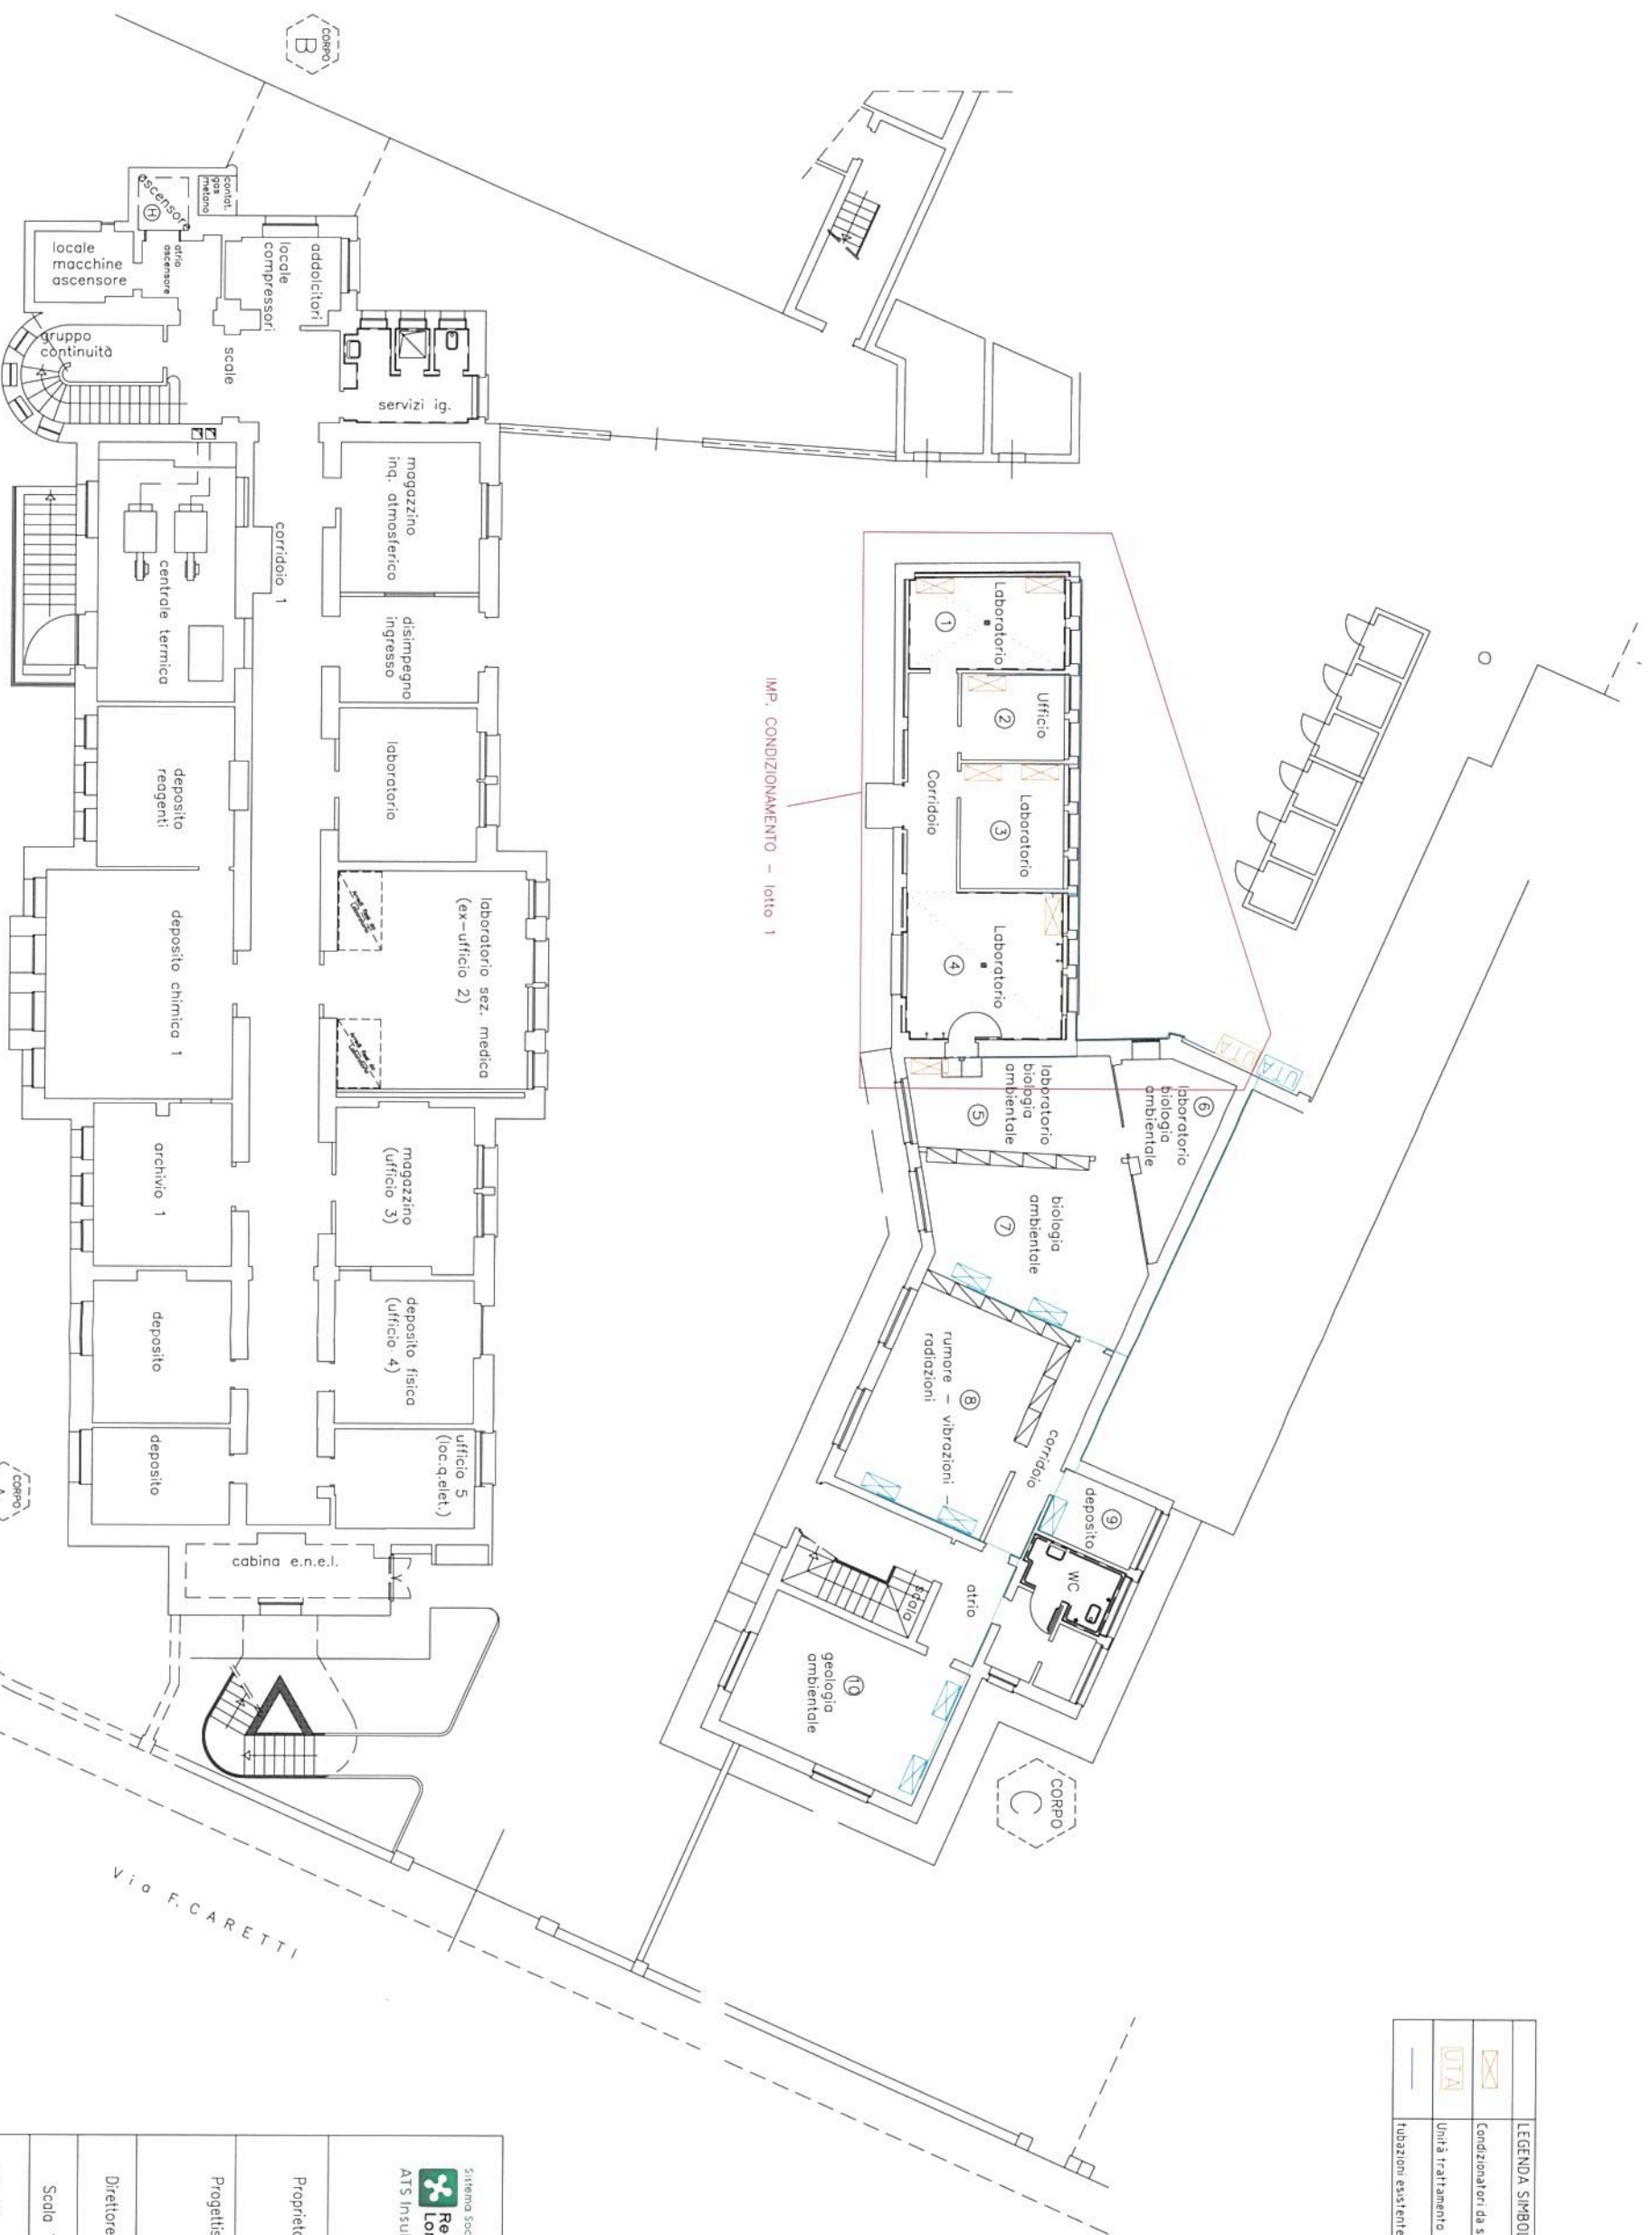

<p>Sistema Socio-Sanitario  <b>Regione Lombardia</b>          ATS Insubria</p>		<p><b>AGENZIA di TUTELA della SALUTE dell'INSUBRIA</b>          U.O.C. Tecnico Patrimoniale          Sede Territoriale di Varese          Via O. Rossi n. 9 - 21100 - Varese</p>	
Proprietario:	ATS Insubria		
Progettista:	Arch. Roberto Brugnoli		
Direttore Lavori:	Geom. Gemma Cullari		
Scala 1:100	R.U.P. : Arch. Roberto Brugnoli		
TAV. 01	Località: Varese Via Campigli		
Progetto : 07.03.2019		<p>Lavori di rifacimento impianto di climatizzazione estiva/invernale in pompa di calore VRV del Laboratorio Chimico di Varese via Caretti/Campigli (1° lotto - P. Terra alla sinistra).</p> <p>Schema distributivo impianto</p>	