


LEGENDA SIMBOLI	
	Condizionatori da sostituire
	Unità trattamento aria da sostituire
	fibrazioni assistente da mantenere

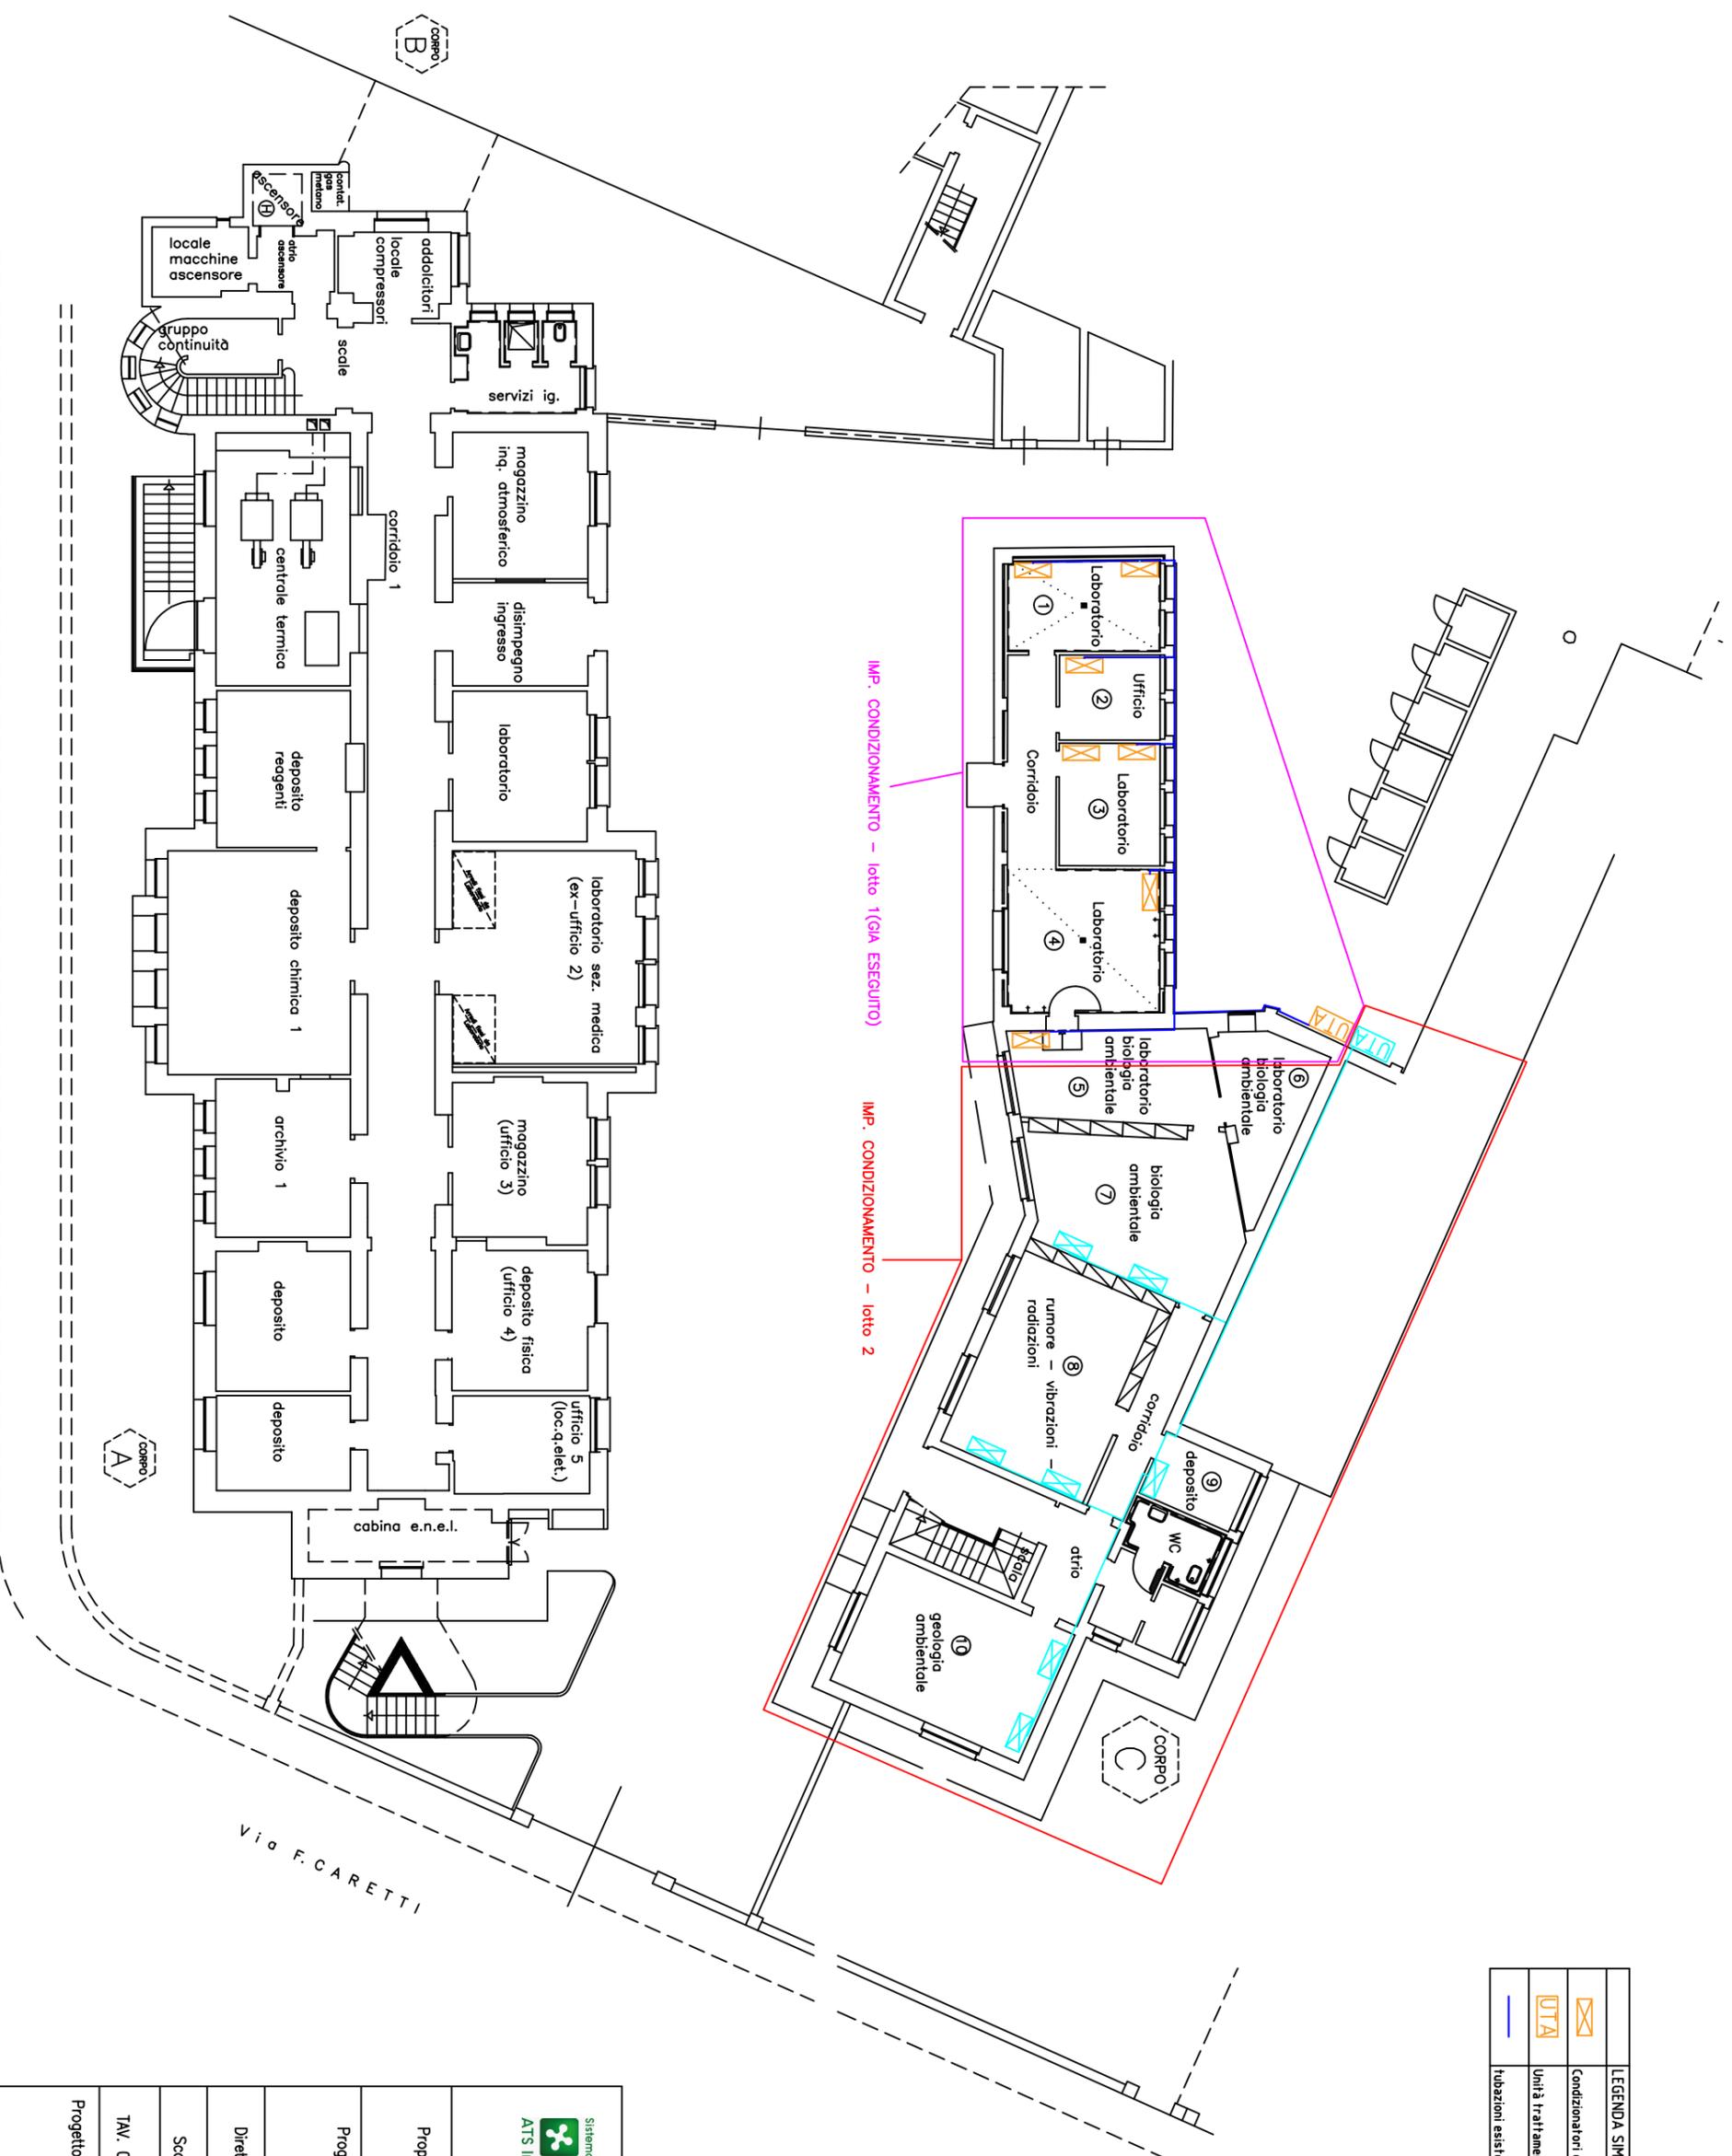

Sistema Socio Sanitario
Regione Lombardia
 ATS Insubria

AGENZIA di TUTELA della SALUTE
 dell'INSUBRIA
 U.O.C Tecnico Patrimoniale
 Sede Territoriale di Varese
 Viale O.Rossi n. 9 - 21100 - Varese

Proprietario:
 ATS Insubria

Progettista:
 P.I Luigi Mazzillo

Direttore Lavori:
 P.I Luigi Mazzillo

Scala 1:100
 R.U.P. : Arch. Roberto Brugnoli

TAV. 01
 Località: Varese Via Campigilli

Progetto : 07.03.2019

Lavori di rifacimento impianto di climatizzazione estiva/invernale in pompa di calore VRV del Laboratorio Chimico di Varese via Caretti/Campigilli (2° lotto - P. Terra ala destra).

Schema distributivo impianto