


via Partigiani

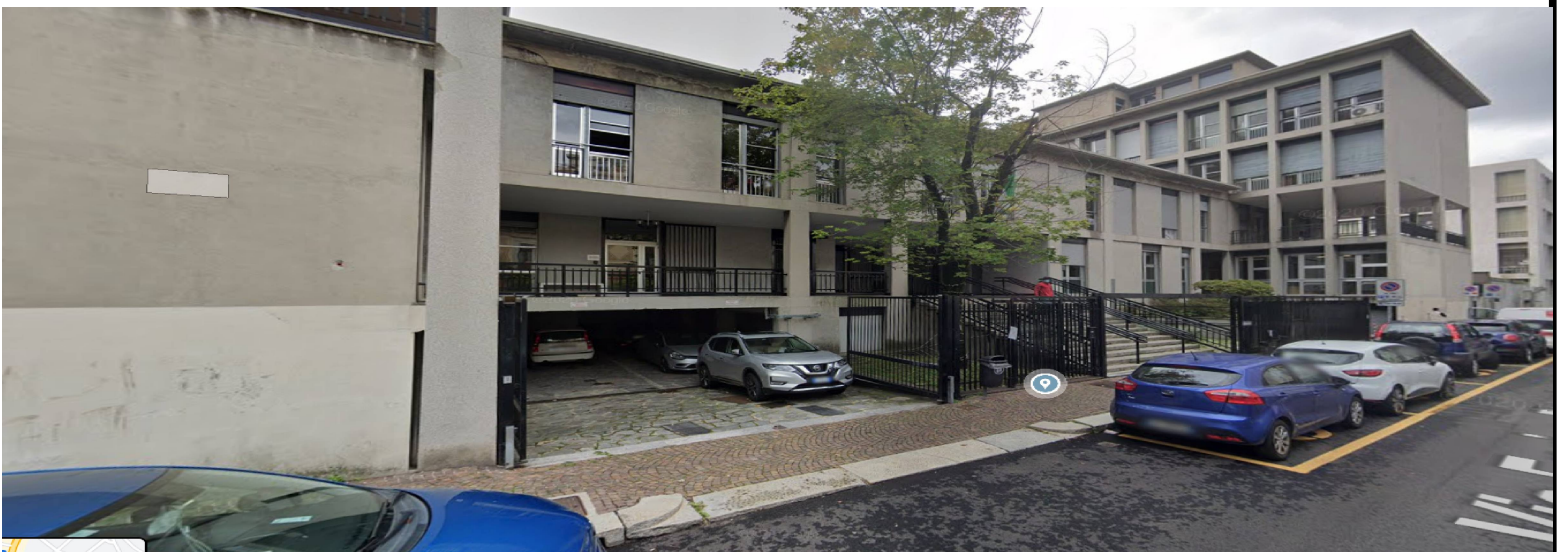

via Pessina



|                                                                                          |                     |
|------------------------------------------------------------------------------------------|---------------------|
| Sistema Socio Sanitario<br>Regione Lombardia<br>ATS Insubria                             |                     |
| SEDE: VIA PESSINA,6 -22100 COMO-                                                         |                     |
| OGGETTO DELL' ELABORATO:                                                                 |                     |
| PIANTA PIANO PRIMO                                                                       |                     |
| Il Direttore Generale                                                                    | DATA: Novembre 2021 |
| Il Direttore Amministrativo                                                              | SCALA: 1:100        |
| Il Direttore Sanitario                                                                   | REVISIONE:          |
| Il Direttore Sociale                                                                     | POSIZIONE ARCHIVIO: |
| Il Progettista:<br>(Per. Inv. Angelo Macca)                                              | TAVOLA: 2           |
| Il Disegnatore                                                                           |                     |
| UNITA' OPERATIVA COMPLESSA GESTIONE TECNICO-PATRIMONIALE Via Castelnovo N°1 -22100 COMO- |                     |